


## PLAN REALIZACYJNY

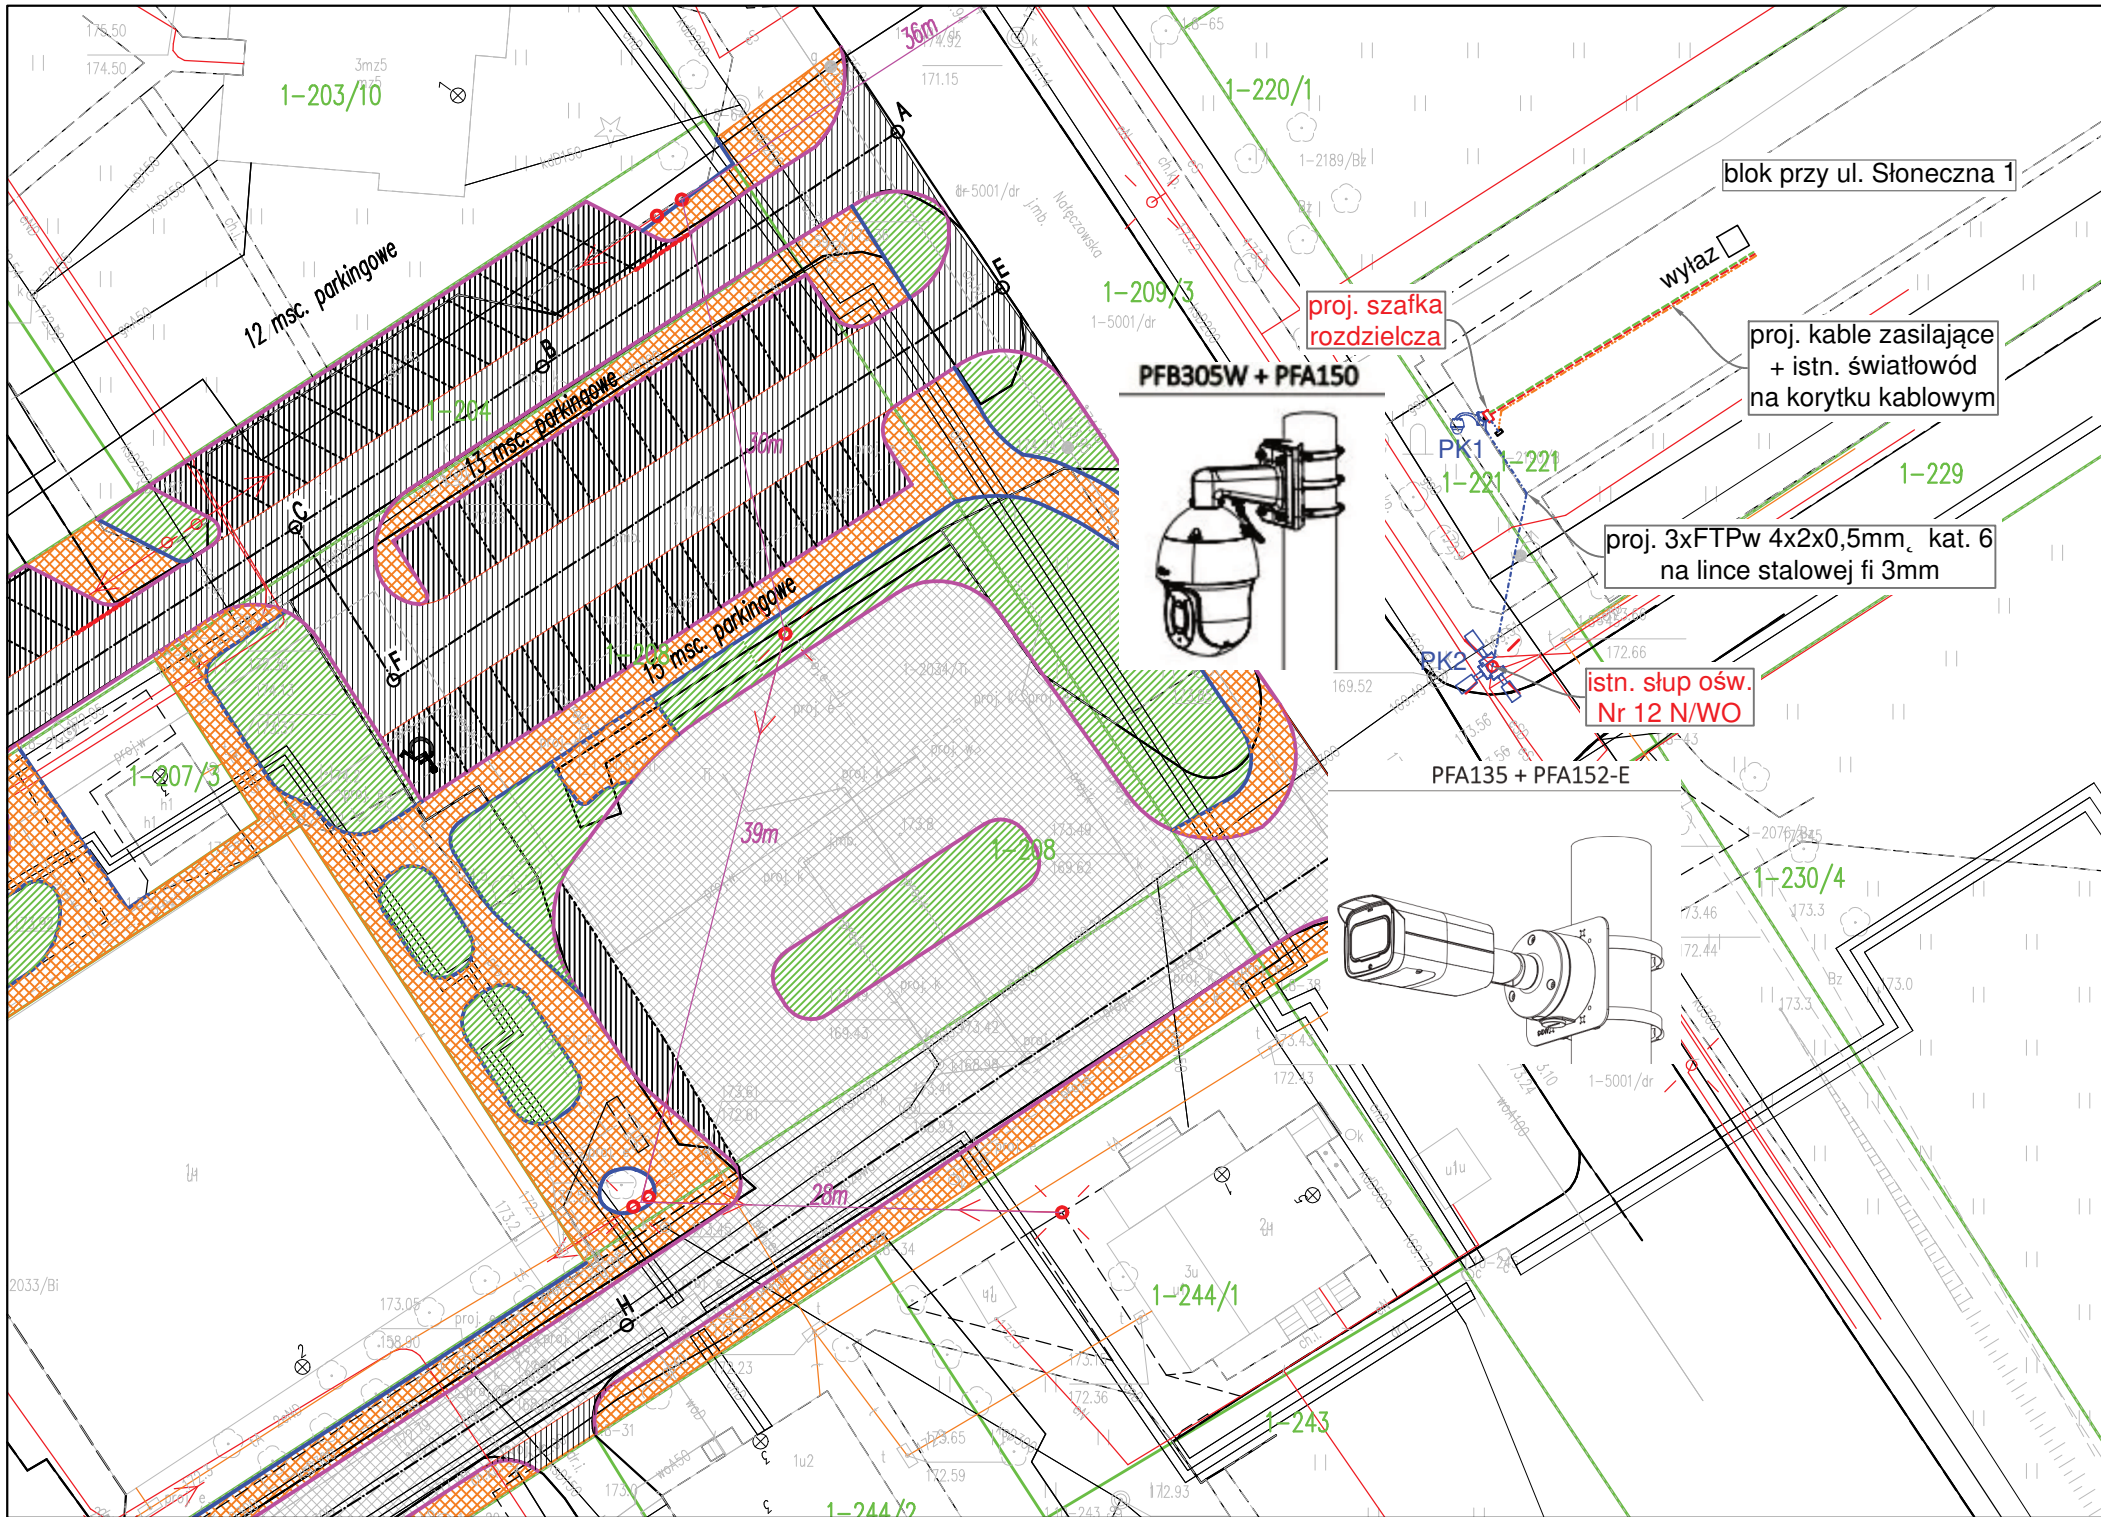

LEGENDA:

L.p.	OZNACZENIE	ELEMENT – PRZEZNACZENIE
1		istn. latarnia oświetleniowa
2		Proj. kamera IP zewn., obrotowa – montaż na sztycy
3		Proj. kamera IP zewn. typu bullet – montaż na latarni
4		Proj. kabel YKYżo 3x2,5 mm <sup>2</sup> + LgYżo 16mm <sup>2</sup>
5		Proj. przewód FTPw 4x2x0,5mm <sup>2</sup> , kat. 6

Investor

**GMINA PONIATOWA**

24-320 Poniatowa, ul. Młodzieżowa 2

Biuro Projektowe Branżowe

**Marcin Gajewski Projekty drogowe**

24-100 Puławy, ul. Kołłątaja 8/27A

tel. 605-412-444

NIP: 811-161-45-54

PROJEKTANT:	Nr upr.	Podpis
MGR INŻ. JACEK MADEJ	LUB/0194/P00E/08	
SPRAWDZAJĄCY:	Nr upr.	Podpis
MGR INŻ. TOMASZ KOPEĆ	LUB/0132/PW0E/10	

Faza projektu
---------------

## PROJEKT BUDOWLANO-WYKONAWCZY

Branža	
--------	--

ELEKTRYCZNA + TELETECHNICZNA

Temat projektu
----------------

**Budowa systemu monitoringu miejskiego  
na terenie Placu Konstytucji 3-go Maja  
w m. Poniatowa.**

Tytuł rysunku

## PLAN REALIZACYJNY

Numer rysunku

**- PW - E+T - T1**

0

PROJEKT	FAZA	BRANŻA	NR RYS	ETAP/bud	REW
Skala 1:500	Data 06.2020			Uwagi -	Str -